


MAPA SYTUACYJNO - WYSOKOŚCIOWA

skala 1: 500

miasto: **Ostrów Wielkopolski**
 obręb: **0081, 0082, 0095**
 ulica: **Piłsudskiego, Paderewskiego**
 sekcja: **53 b, d**
 Ostrów Wielkopolski dnia **28.07.2010 r.**

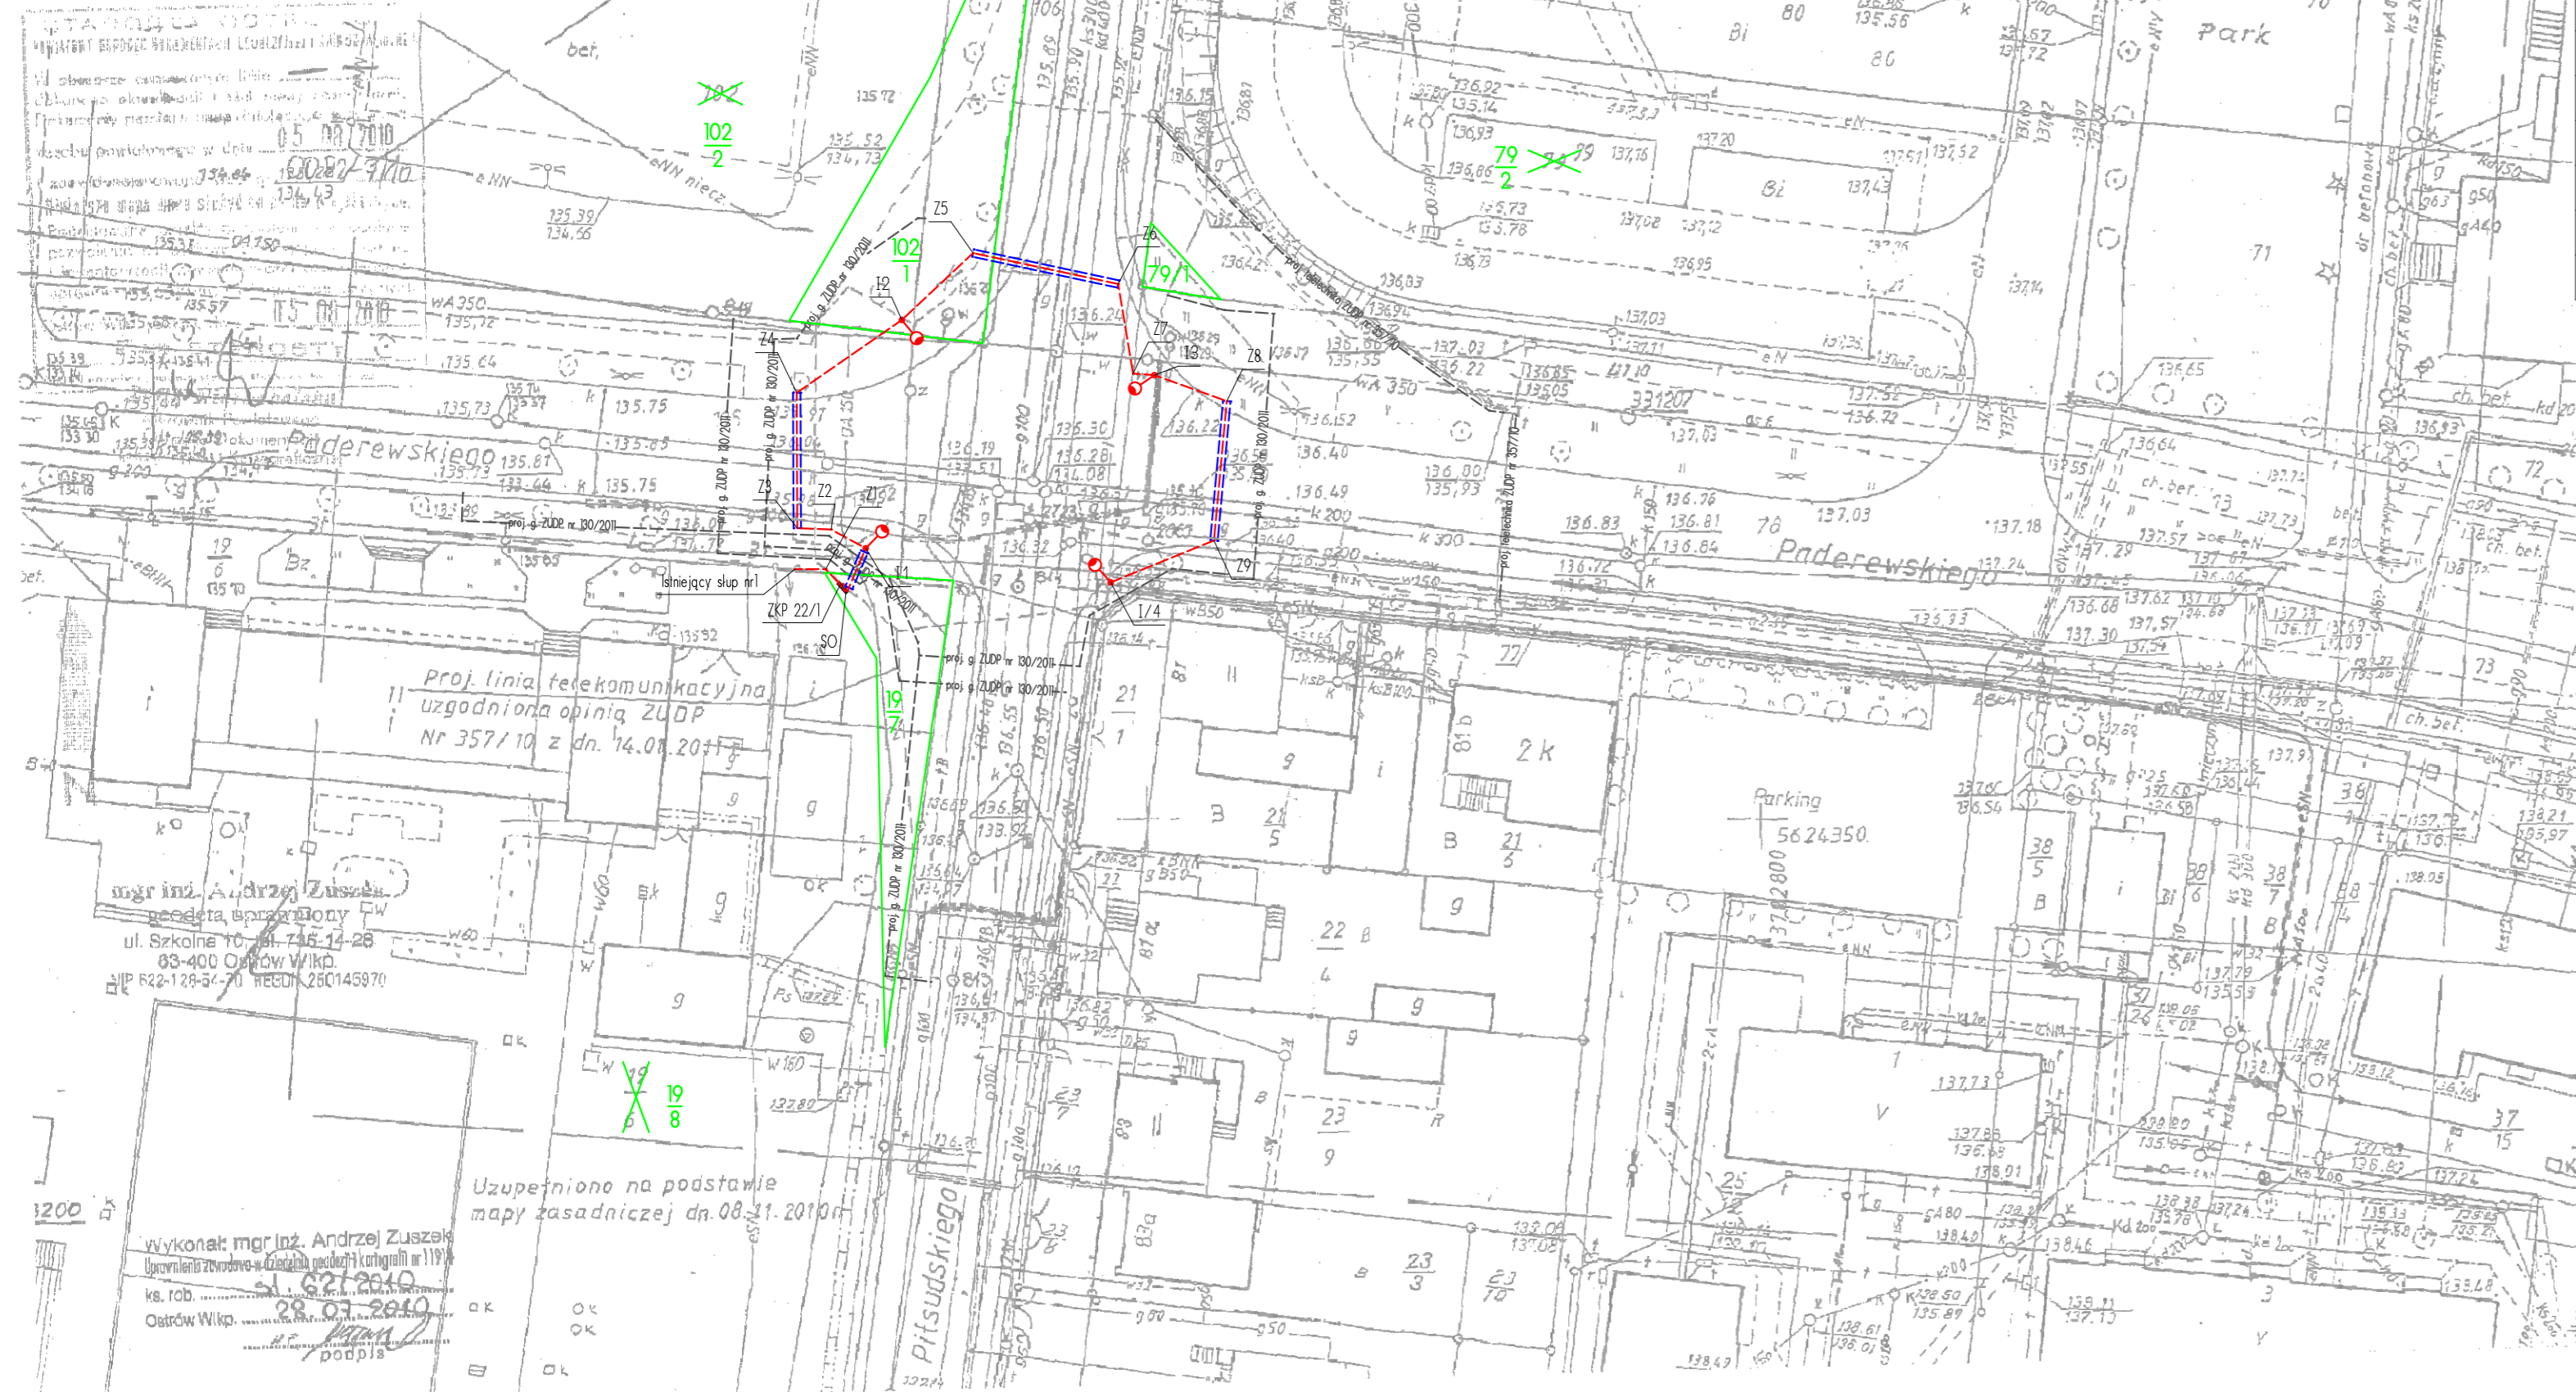

ZESTAWIENIE WSPÓŁRZĘDNYCH LATARNI ORAZ ZAŁAMAŃ LINII KABLOWEJ ZASILANIA OŚWIETLENIA ULICZNEGO

ELEMENT	X	Y	Z	ELEMENT	X	Y	Z
	[m]	[m]	[m]		[m]	[m]	[m]
Z1	5624370,191	3782724,527	135,59	Z5	5624395,717	3782736,423	135,25
ZKP 22/1	5624368,916	3782725,681	136,00	I/3	5624385,860	3782751,065	135,49
SO	5624368,446	3782726,068	136,00	Z6	5624393,217	3782748,143	135,24
I/1	5624371,879	3782727,757	135,49	Z7	5624385,984	3782749,343	135,24
Z2	5624373,392	3782724,960	135,23	Z8	5624383,759	3782756,914	135,25
Z3	5624373,502	3782722,229	135,24	Z9	5624372,506	3782755,878	135,24
I/2	5624390,314	3782730,671	135,49	I/4	5624369,127	3782747,541	135,49
Z4	5624384,435	3782722,186	135,23				

ZESTAWIENIE ELEMENTÓW OŚWIETLENIA ULICZNEGO

LINIA KABLOWA							
Odcinek linii	Typ kabla	Przekrój	Faza	Moc odbioru	Odległość m. słupami	Wysięgnik	Długość odcinka kabla
Słup nr1-ZKP	YAKY4x	35	L1-3	464	4,00	—	6,00
ZKP-SO	YAKY4x	35	L1-3	464	0,20	—	2,20
SO-I/1	YAKY4x	35	L1	116	3,50	2,00	4,00
I/1-I/2	YAKY4x	35	L2	116	29,10	2,00	33,30
I/2-I/3	YAKY4x	35	L3	116	26,60	2,00	30,60
I/3-I/4	YAKY4x	35	L1	116	27,60	2,00	31,70

LEGENDA

- projektowana linia kablowa
- projektowana rura osłonowa
- projektowane oświetlenie uliczne
- 79/1 numer działki po podziale
- X numer działki przed podziałem
- granica podziału

Projekt jest chroniony Prawem Autorskim (Dz. U. 94,24,83). Wszystkie informacje zawarte w tym projekcie (rysunki i opis) stanowią własność intelektualną firmy "eMWu KAROLAK" i nie wolno ich użyć ponownie i reprodukować bez zgody wyżej wymienionej firmy.

eMWu KAROLAK
BUDOWNICTWO PROJEKTOWANIE

003		
002		
001	Projekt wykonawczy	19.12.2011 r.
Nr wydania:	Temat:	Data:
Pracownia projektowa: eMWu KAROLAK 63-400 Ostrów Wlkp, ul. J. III Sobieskiego 9		

Klient: **MIĘJSKI ZARZĄD DRÓG**
63-400 Ostrów Wielkopolski ul. Zamenhofska 2b

Projekt: *Przebudowa skrzyżowania z ul. Paderewskiego (ironol) w Ostrowie Wielkopolskim*

Faza/Temat: **PROJEKT ZAGOSPODAROWANIA TERENU - SIĘĆ OŚWIETLENIA ULICZNEGO**

IMIĘ I NAZWISKO PROJEKTANTA:	UPRAWNIENIA:	PODPIS:
inż. Kamil Koziołek		
Główny projektant:		
mgr inż. Zdzisław Stachowiak	UAM.7342-8/93	
Sprawdzający:		
mgr inż. Roman Stachowiak	AUF-I-A-100/78	

Sporządzono w oparciu o: ALLPLAN FT v. 2006

Branża:	ELEKTRYCZNA	Nr projektu: 153
Data:	GRUDZIEŃ 2011	Nr rysunku: 001-E
Skala:	1: 500	