


PROFIL PRZYŁĄCZA KANALIZACJI DESZCZOWEJ

skala 1 : 500

Przekrój przez wykop - schemat:

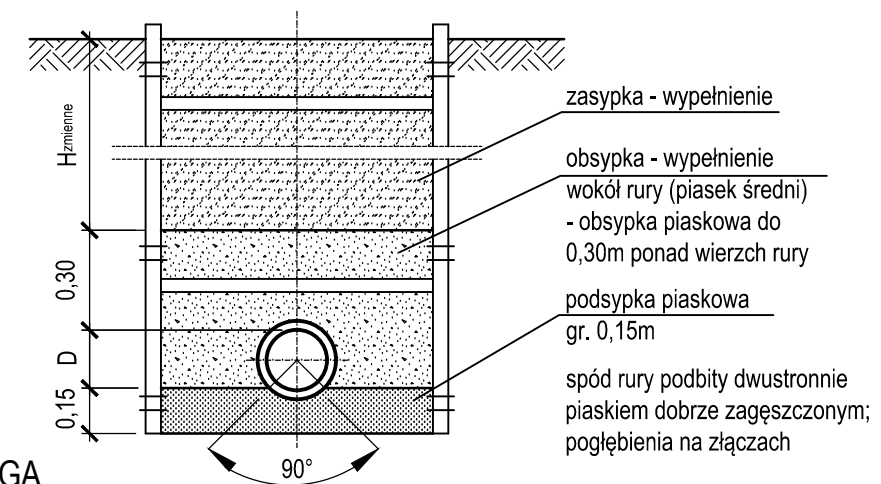

UWAGA

- Przyłącze kanalizacji deszczowej wykonać z rur żelbetowych Ø0,30m.
- Przyłącze układać na podsypce piaskowej gr. 21 cm.
- Zasyпка zgodnie z normą PN-S-02205:1998 p.2.11.4.
- Rzędne wiazów należy dostosować do niwelety projektowanej drogi.
- W przypadku wystąpienia kolizji istniejące uzbrojenie należy przełożyć, a rozliczenia dokonać kosztorysem powykonawczym na podstawie protokołu konieczności (z uwagi na brak możliwości ustalenia głębokości posadowienia istn. uzbrojenia).

INWESTOR Miejski Zarząd Dróg w Ostrowie Wielkopolskim ul. Zamieńska 2b 63-400 Ostrow Wielkopolski		Jednostka projektująca 	
ul. Modrzewiowa w Ostrowie Wielkopolskim			
województwo wielkopolskie		powiat ostrowski	
		miasto Ostrow Wilkp.	
		Skala	Nr rysunku
		1:100/500	3.1
Stanowisko	Imię i Nazwisko	Nr uprawnień	Data
Opracowanie			
Projektant	mgr inż. Krzysztof Kokoszka	WKP/0154/POOS/03	czerwiec 2014r.
Weryfikator	mgr inż. Aleksandra Krystofiak	WKP/0247/POOS/05	