


12.04.2011

ZUP. STAROSTY
Zofia Xyrcialaska
Kierownik Powiatowego
Urzędu Dokumentacji
Geodezyjnej i Kartograficznej

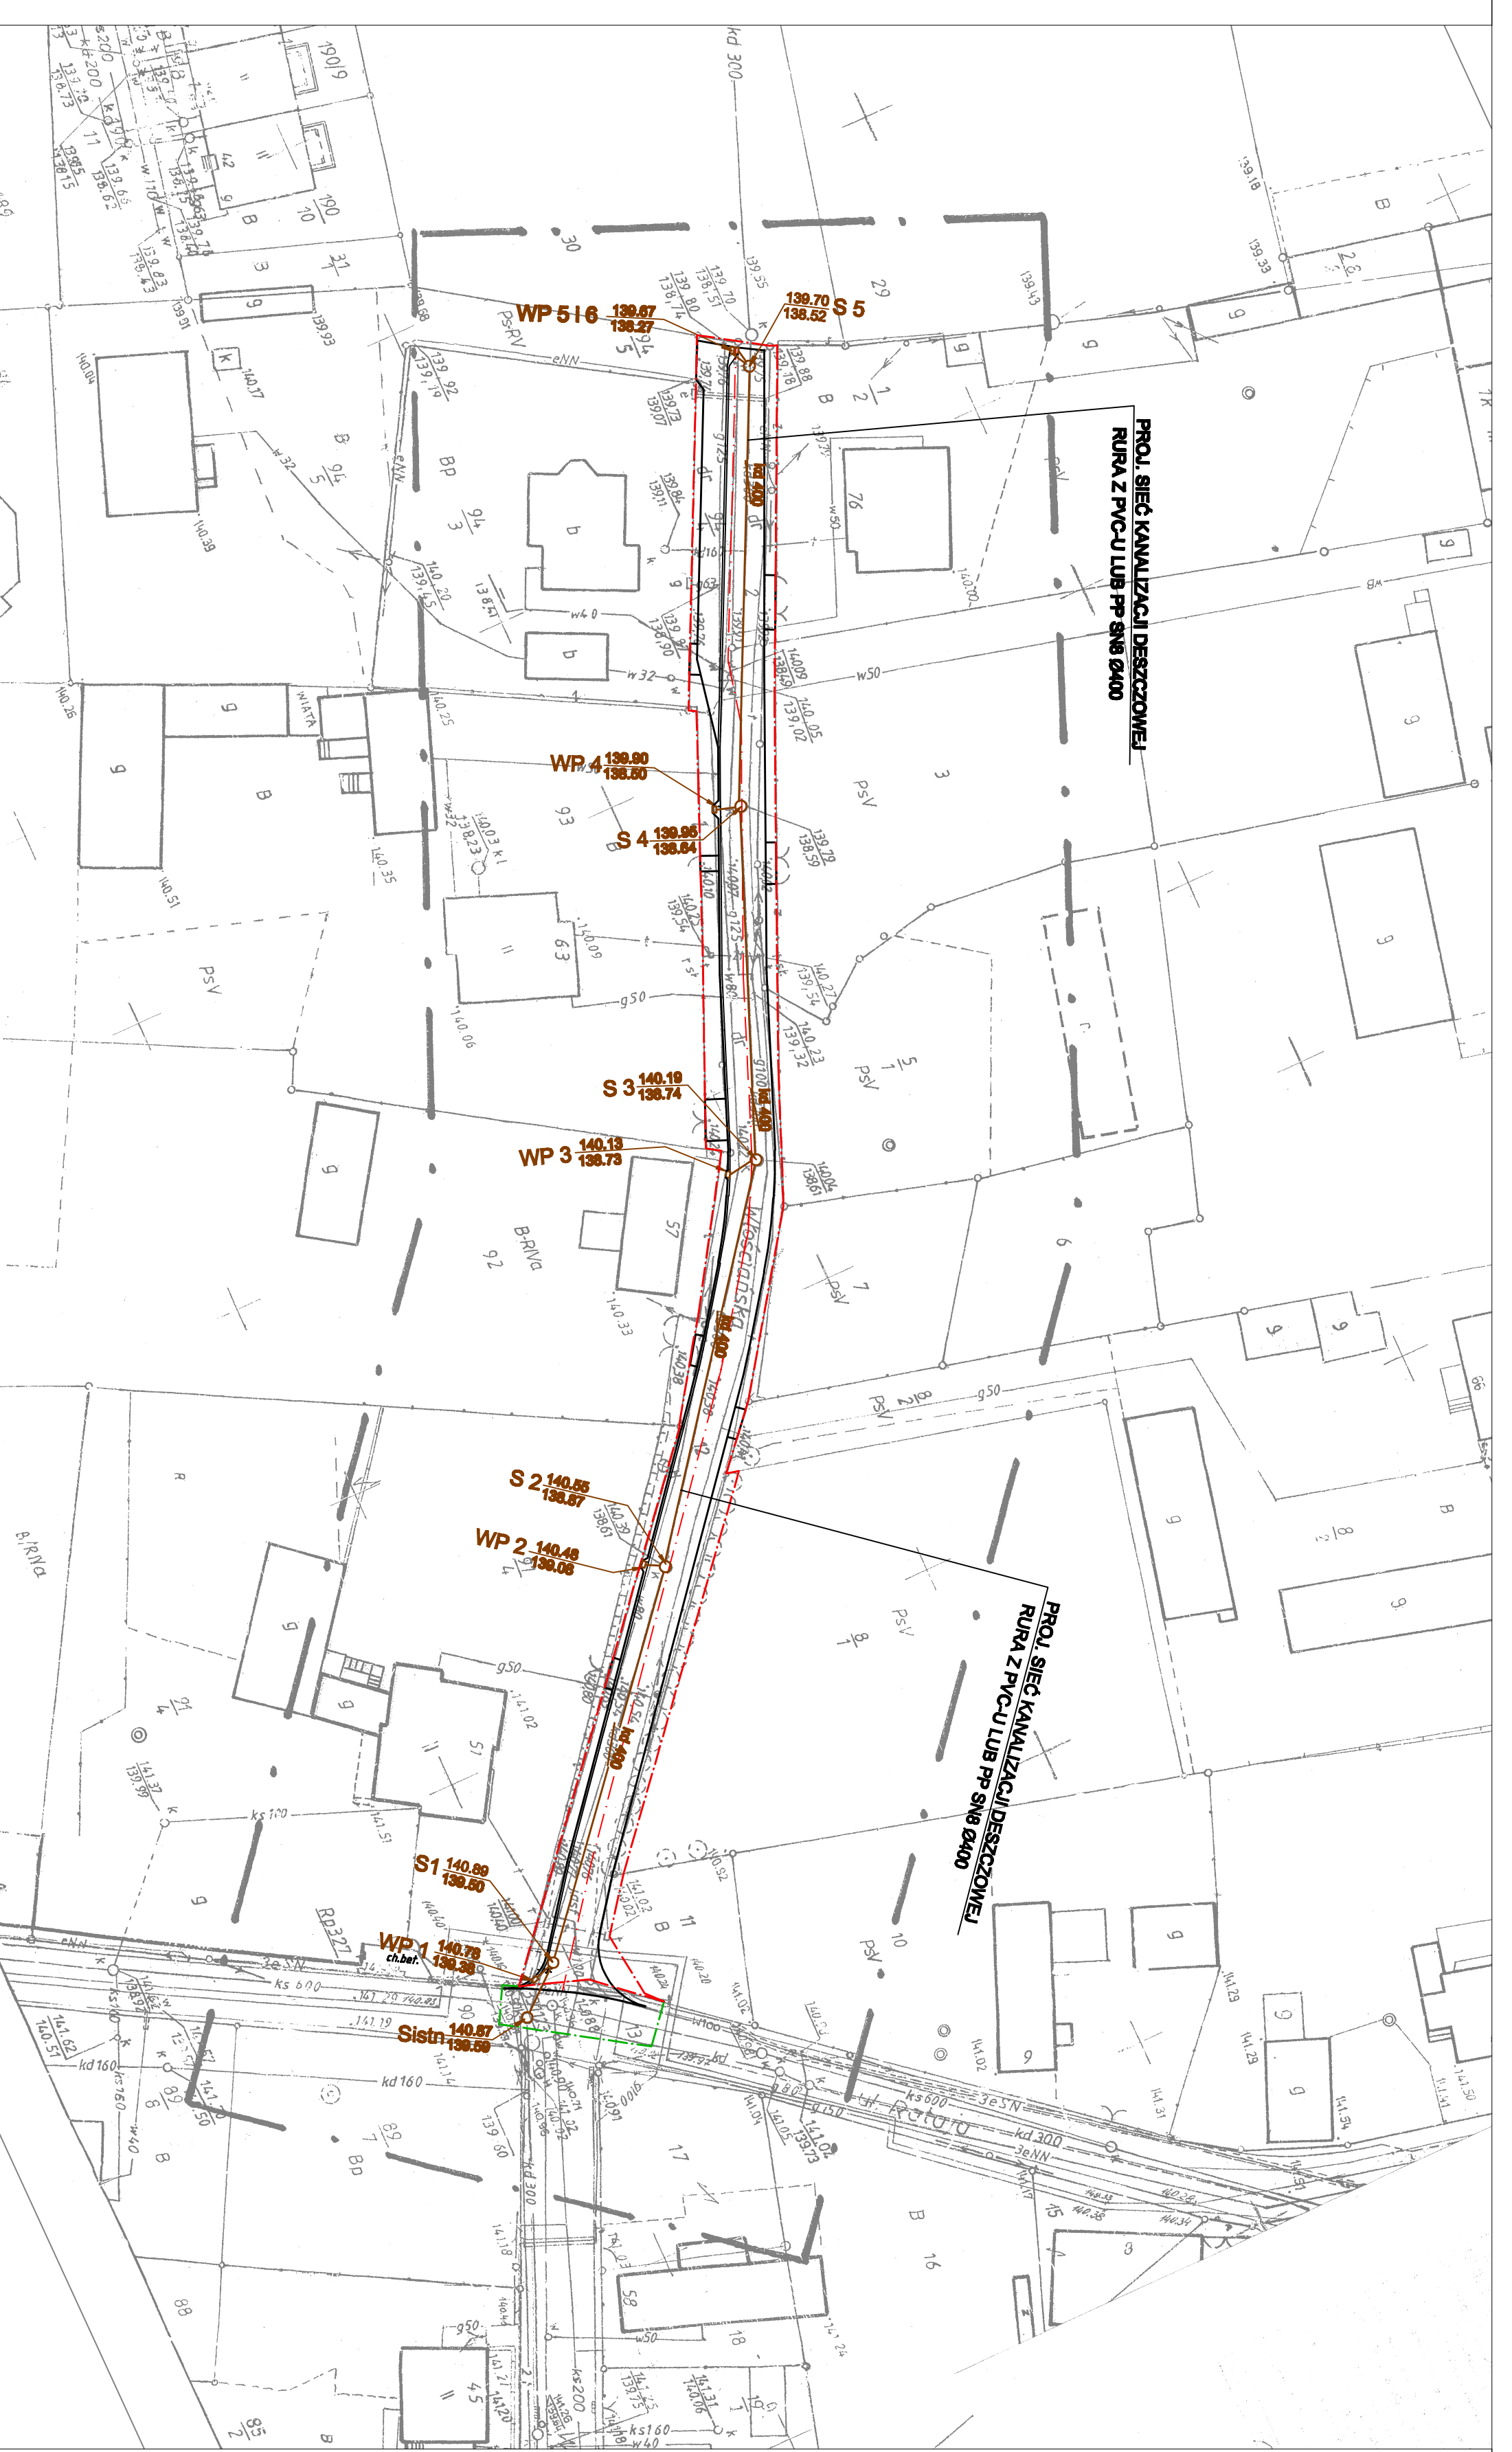

OZNACZENIA

- proj. sieć kanalizacji deszczowej
- S1, WP1 proj. studzienka kanalizacji deszczowej
proj. wpust uliczny kanalizacji deszczowej
- działki podlegające podziałowi
- linia rozgraniczająca teren
- czasowe zajęcie działek

Wykaz współrzędnych projektowanej
budowy sieci kanalizacji deszczowej

Słown	X	Y	Z
S1	5622987,45	3780673,58	139,59
S2	5622970,50	3780699,78	139,59
S3	5622927,40	3780639,44	139,57
S4	5622951,44	3780607,29	139,74
S5	5622982,20	3780737,37	139,52
WP1	5622989,63	3780670,56	139,39
WP2	5622925,58	3780638,40	139,08
WP3	5622949,39	3780670,50	139,73
WP4	5622981,82	3780774,94	139,59
WP5	5622981,32	3780735,26	139,27
WP6	5622981,87	3780735,48	139,27

Inwestor: Młodzież Zasad Dróg w Ostrowie Wielkopolskim
ul. Zamenhoffa 2b, 63-400 Ostrow Wielkopolski

Biuro projektowe: MAM K&C
Majsterka Józefka - Michał Józefka
Ok. Ciepalskiego 51/4, 62-200 Swarzędz

SKALA: 1:500 **RYS. NR.:** 2

OBJEKT: Budowa kanalu deszczowego i ciągu pieszko-jazdnego
na ul. Włoszciańskiej w Ostrowie Wielkopolskim (słupy odciłek od ul. Rataja)

Miejscowość: Ostrow Wielkopolski

Temat:	Plan sytuacyjny uzbrojenia podziemnego	Data opracowania:	08.11
Bransza:	Sieć kanalizacji deszczowej	Nazwisko, imię	
Kanalizacja	Funkcja	Nr uprawnień	
Kanalizacja	Projektant	mgr inż. Piotr Wiatrak	Podpis
Kanalizacja	Sprawdzający	mgr inż. Ewa Śluska	

upr.: 194/01/D/U/W