

**MAPA DO CEŁÓW PROJEKTOWYCH skala 1:500**  
**ARKUSZ 47d**  
 Nazwa miejscowości: Ostrow Wielkopolski  
 Jednostka ewidencyjna (identyfikator, nazwa): 301701\_1 Ostrow Wielkopolski  
 Obręb ewidencyjny (identyfikator, nazwa): 0210, 0211, 0212  
 Położenie (adres): ul. Michała Drzymały  
 Skala mapy: 444.134.014.1; 2; 3; 4 ( 47d; 56a; 56b; 56c; 56d; 138c; 140a )  
 Nazwa układu współrzędnych prostokątnych (plaskich): 1965 strefa 4  
 Nazwa układu współrzędnych układu wysokości: Amsterdam  
 Informacje o służebnościach gruntowych mających wpływ na zagospodarowanie gruntów, zlokalizowanych w granicach projektowanej inwestycji- nie badano kalęg wieczystych

Oznaczenie kancelaryjne zgłoszenie pracy geodetyznej: zgłoszenie GSGO.6640.1911.2014



Oznaczenie granic obszaru, który był przedmiotem aktualizacji:

Data opracowania mapy: 03.07.2014r.  
**ZAKŁAD USŁUG GEODEZYJNYCH**  
 Piotr Mikolajczak  
 ul. St. Moniuszki 59, 62-800 Kalisz  
 tel./fax (62) 757 64 24; 602 706 722  
 e-mail: pmikolaj@wp.pl  
 REGON 293049425 NIP 618-106-13-84

Podpis wykonawcy: (podpis osoby reprezentującej wykonawcę) *Piotr Mikolajczak*  
 (imię i nazwisko geodety uprawnionego, który opracował mapę)  
 uprawnień MGPiB NR 14357 I III zakres 14357  
 (numer uprawnień, podpis geodety)

Opracowanie mapy: *Piotr Mikolajczak*  
 (nazwa wykonawcy) (podpis osoby reprezentującej wykonawcę) (data wykonania)  
**Z up. STAROSTY**  
 Powiatowego Urzędu Dokumentacji Geodetyznej i Kartograficznej  
*Renate Blusik*

**SZKIC PRZEGLĄDOWY ARKUSZY**

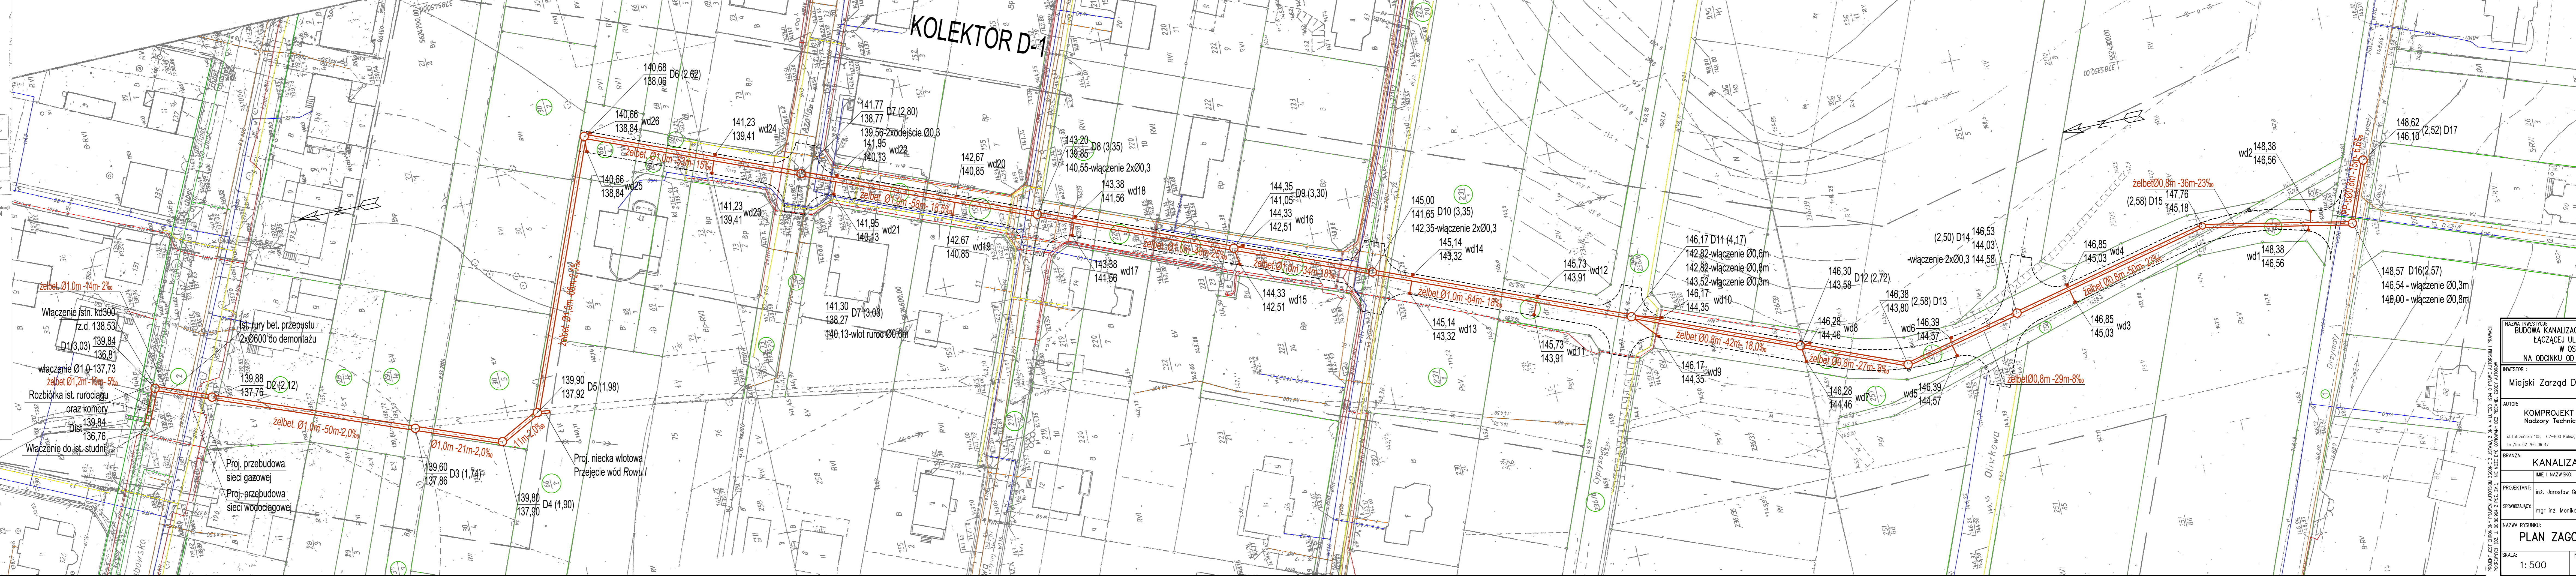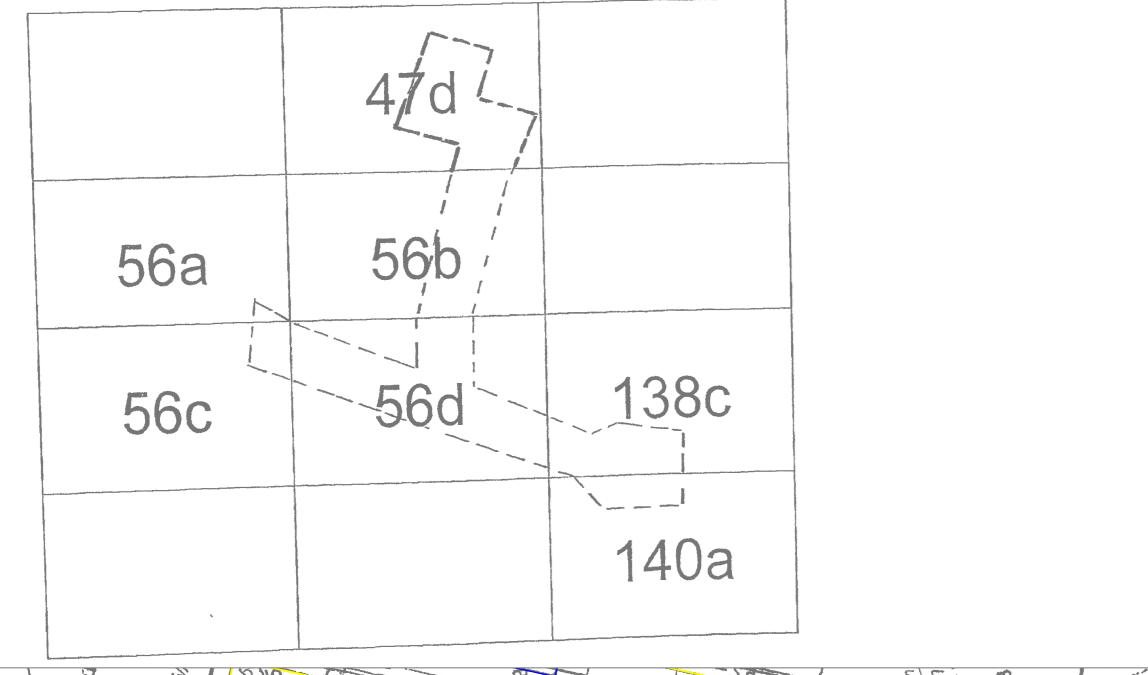

**LEGENDA**

krawężniki ciągu pieszojezdnego:  
 - normalne wg odrębnego  
 - obniżone opracowania

**BRANŻA KAN. DESZCZ.**

— proj. kanał deszcz.  
 ● proj. studnie rewizyjne  
 □ proj. wpusty deszczowe

**NAZWA INWESTYCJI:**  
 BUDOWA KANALIZACJI DESZCZOWEJ NA DRODZE GMINNEJ ŁĄCZĄCEJ UL. DRZYMAŁY Z UL. GRABOWSKĄ W OSTROWIE WIELKOPOLSKIM, NA ODCINKU OD UL. WILCZEJ DO UL. GRABOWSKIEJ

**INWESTOR:**  
 Miejski Zarząd Dróg w Ostrowie Wielkopolskim

**AUTOR:**  
 KOMPROJEKT Zenobiusz Lewandowski  
 Nadzory Techniczne, Projektowanie

ul. Teatrzyńska 108, 62-800 Kalisz:  
 tel./fax 62 766 06 47 e-mail: biuro@komprojekt.pl

**BRANŻA:**  
 KANALIZACJA DESZCZOWA

**PROJEKTANT:**  
 inż. Jarośław Grzelak

**SPRAWDZAJĄCY:**  
 mgr inż. Monika Żurawska

**NAZWA RYSUNKU:**  
 PLAN ZAGOSPODAROWANIA TERENU

**SKALA:**  
 1:500

**NR RYSUNKU:**  
 1

**DATA:**  
 wrzesień 2015

PROJEKT JEST CHRONIONY PRAMEM AUTORSKIM Zgodnie z USTAWĄ z DNIA 4 LUTEGO 1994 O PRAMIE AUTORSKIM I PRAMACH POWIETNYCH (DZ. U. OBRONA z 2002, z późn. zm.) NIE MOŻE BYĆ KOPIONY BEZ WRÓZNEJ ZGODY AUTOROW