


Mapa  
Sytuacyjno Wysokościowa  
skala 1:500

Miasto: Ostrów Wlkp.  
Ulica: Poleska  
Obręb: 0045  
Seksja: 25a  
Data: 31-03-2009r.  
Zakres Aktualizacji: ---

ZBIGNIEW KOLEND  
GEODETA UPRAWNIONY  
Up. nr 14353

STUDNIE NA SIECI		
Studnia	Rzędna terenu	Rzędna dna
Studnie betonowe		
S <sub>1</sub> (istn.)	133,71	130,68
S <sub>2</sub>	133,70	130,99
S <sub>3</sub>	133,60	132,06
WPUSTY ULICZNE		
Studnia	Rzędna terenu	Rzędna dna
S2.1	133,70	131,52
S_2	133,70	131,57
S3.1	133,60	132,08
S3_1	133,60	132,22

Odcinek	Długość [m]	Średnica [m]	Materiał	Spadek [%]
S1-S2	6,00	200	PCV-U	1,5
S2-S3	58,00	200	PCV-U	1,5

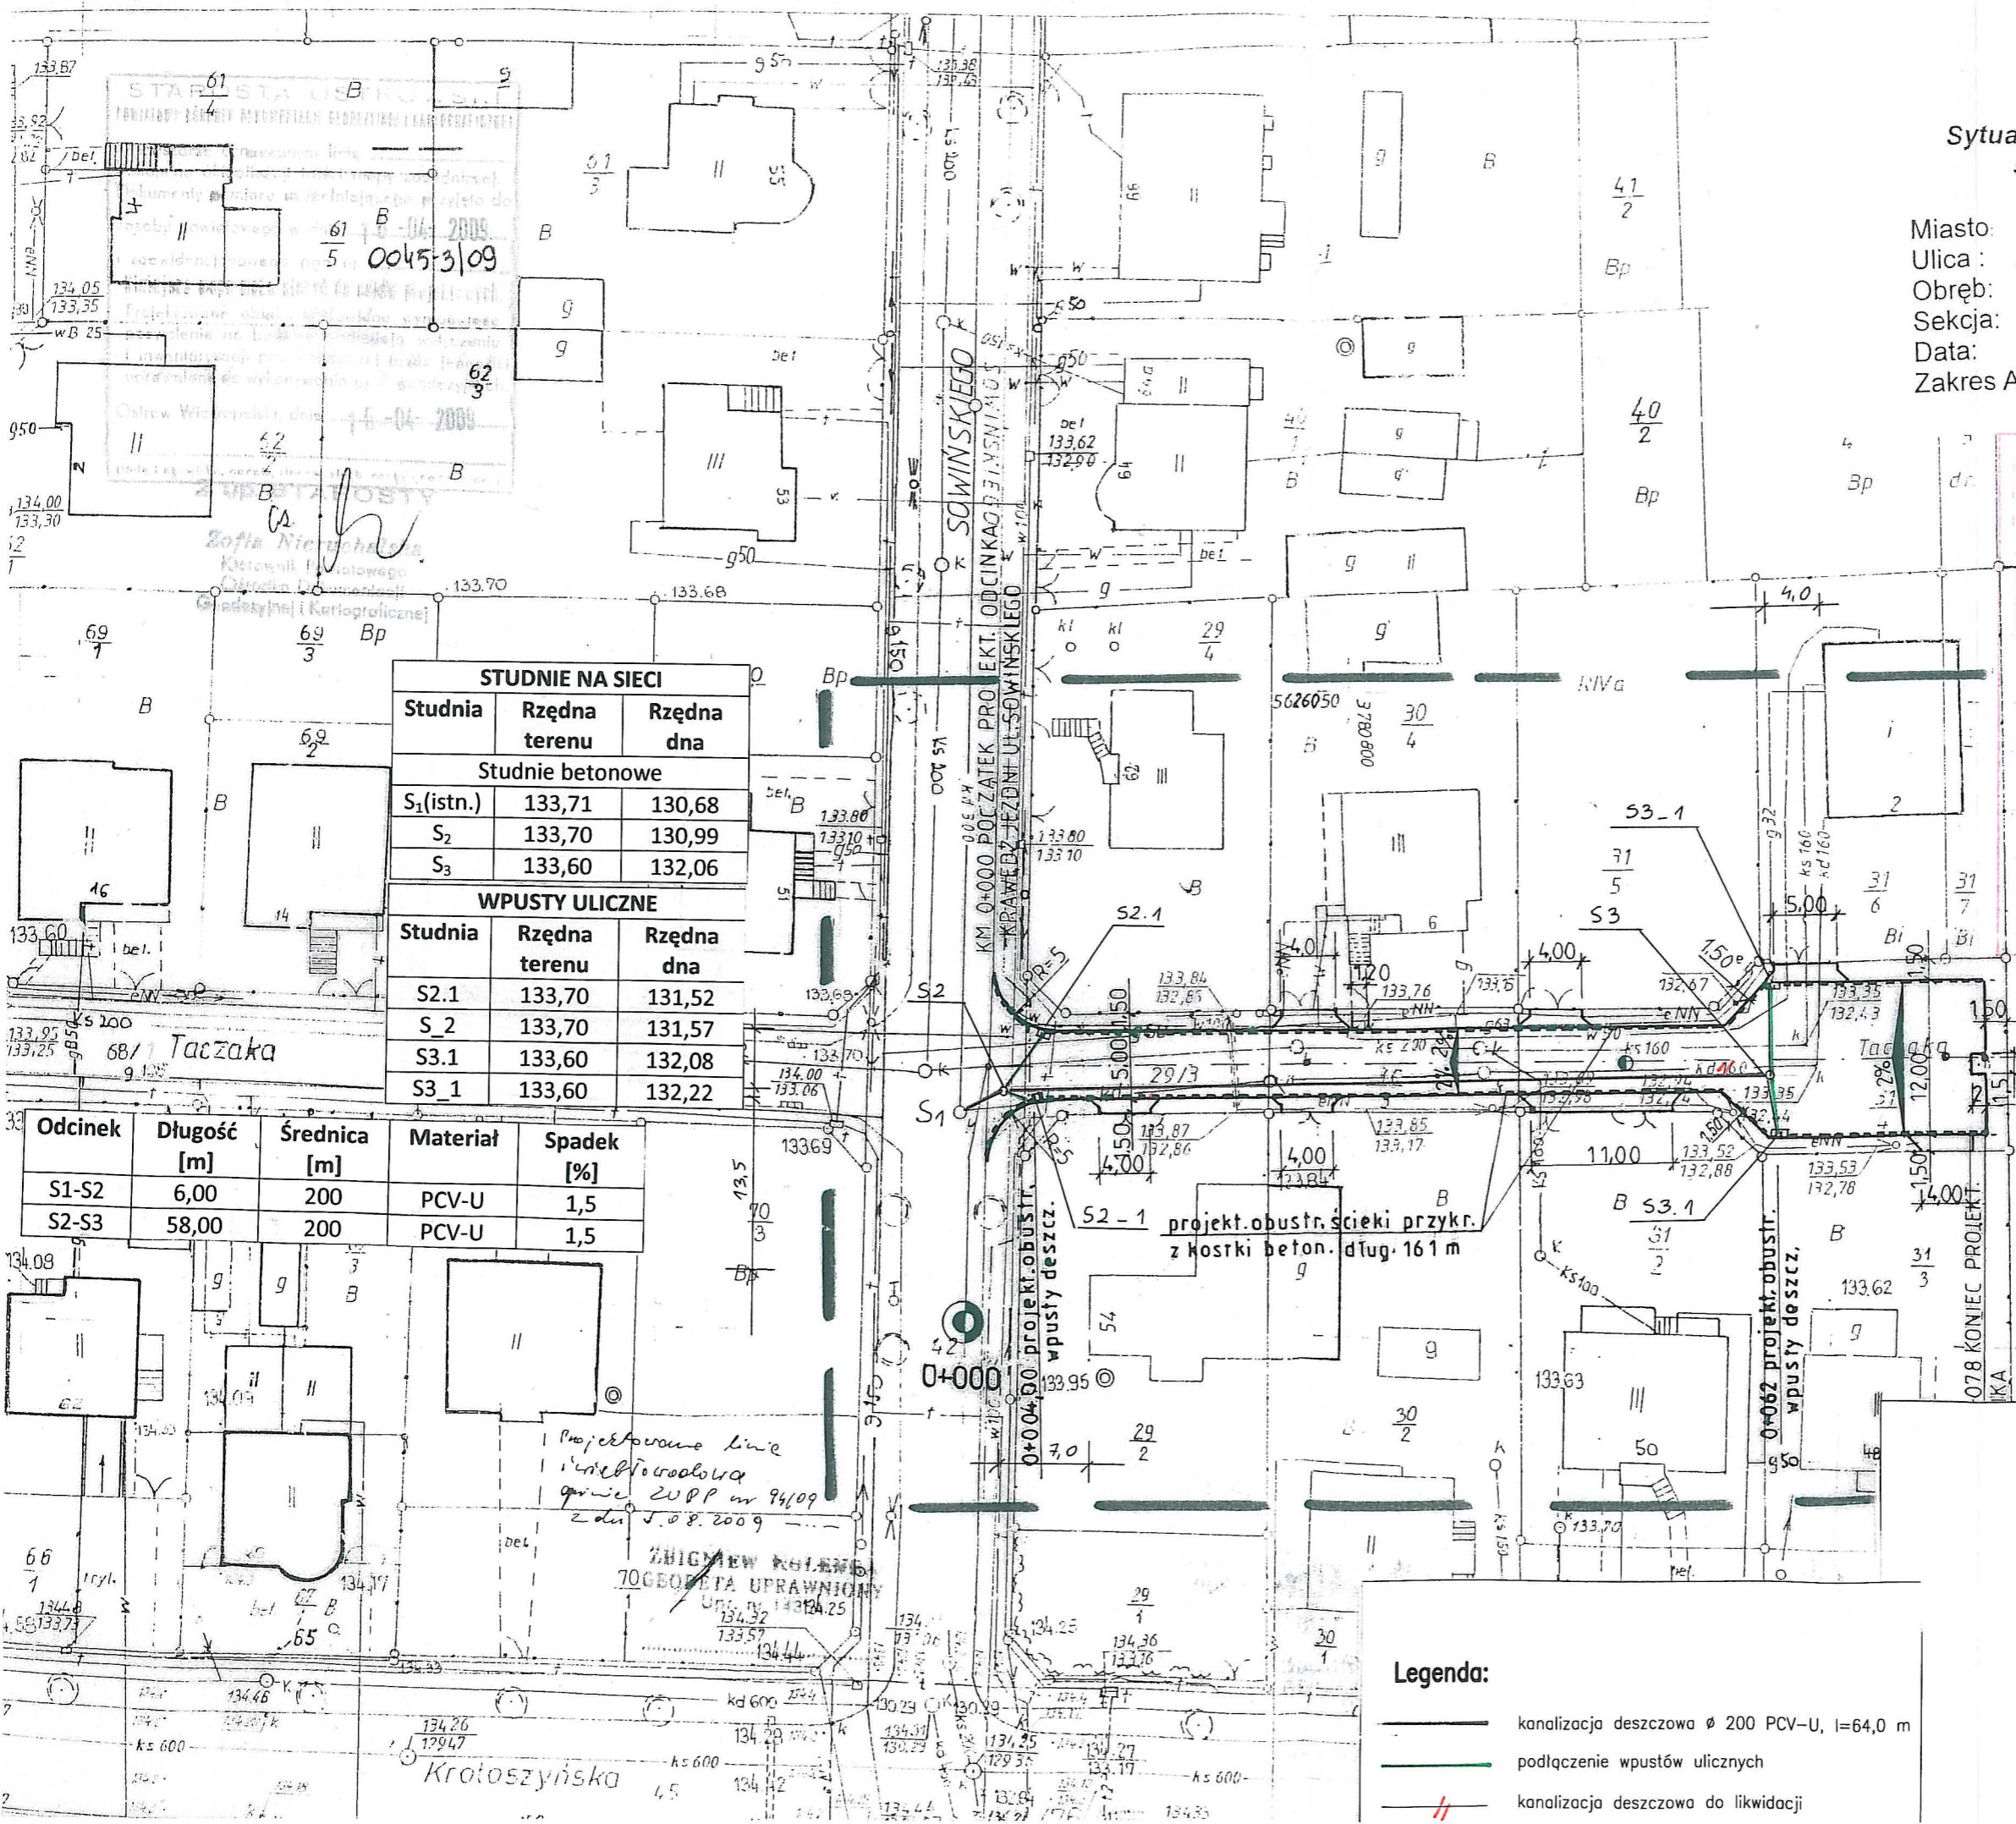

STARAPOSTA OSTROWSKI  
na podstawie art. 28 ust. 1 ustawy z dnia 17 maja 1999r. - Prawo geodezyjne i kartograficzne (Dz.U. z 2005r. Nr 240 poz. 2027, ze zm.) uzgodniono na  
trawienie projektowanych sieci uzbrojenia terenu  
*Budowa kanału deszczowego i ciągu pieszo-jezdnego*  
zgodnie z obowiązującymi przepisami prawa, podlega wyznaczeniu i  
wyznaczeniu w formie planu sytuacyjno-wysokościowego, wykonawczej przez jednostki uprawnione do  
wykonywania prac geodezyjnych.  
W celu niestworzenia przeszkód w realizacji projektu sieci uzbrojenia terenu z uzgodnionym  
planem, inwestor zobowiązany jest przedłożyć miastu z wynikiem planu  
wykonawczym, uzgodnionym z organami administracji lokalnej, przed  
dokonaniem prac budowlanych, w terminie 3 lat od dnia wydania planu w sprawie  
realizacji i wyznaczenia projektowanych sieci uzbrojenia terenu.  
W przypadku, w którym ma być 13 rozp  
rozporządzenia Ministra Infrastruktury i Budownictwa z dnia 2 kwietnia  
2004r. w sprawie sposobnej ewidencji sieci uzbrojenia terenu oraz  
sposobu uzgadniania dokumentacji projektowej, poz. 451  
3791/09/12010  
19.03.2010  
Retata: fizyczny  
podpisany przez  
Uzgodniono i zaakceptowano  
Dokumentacji Projektowej

Projektowane linie  
i sieci do robót  
z dnia 15.08.2009  
ZBIGNIEW KOLEND  
70 GEODETA UPRAWNIONY  
Up. nr 14353

- Legenda:**
- kanalizacja deszczowa Ø 200 PCV-U, I=64,0 m
  - podłączenie wpustów ulicznych
  - kanalizacja deszczowa do likwidacji

<b>Zakład Usług Technicznych INTECH</b> Ewa Ścierańska		Nr Rys. <b>1</b>
Ostrzeszów, ul. B. Świątego 6, tel.: (062)586-14-95		Zmiana 00
Objekt: Kanalizacja deszczowa Adres: Ostrów Wlkp., ul. Taczaka		UMOWA
Inwestor: Miejski Zarząd Dróg w Ostrowie Wielkopolskim		FAZA
Adres inwestora: 63-400 Ostrów Wlkp., ul. Zamenhofa 2B		DATA 08.21
<b>Plan sytuacyjny odcinka sieci kanalizacji deszczowej</b>		SKALA 1:500
		BRANZA: sanitar
AUTOR	mgr inż. Ewa Ścierańska	
NR UPR. PROJ.	194/01/DUW	
OPRACOWANIE		