

MAPA DO CELÓW PROJEKTOWYCH
SKALA 1:500

Nazwa miejscowości: Miasto Ostrów Wielkopolski
Jednostka ewidencyjna (identyfikator, nazwa): 301701_1, Ostrów Wielkopolski
Obszar ewidencyjny (identyfikator, nazwa): 0171, 0172, 0173, 0174 Ostrów Wielkopolski
Sektory mapy: 6.160.19.21.1.4, 6.160.19.21.2.3, 6.160.19.21.3.2, 6.160.19.21.4.1
Nazwa układu współrzędnych prostokątnych płaskich: 2000/6
Nazwa układu współrzędnych układu wysokości: Amsterdam
Informacje o słuźebności gruntowych mających wpływ na zagospodarowanie gruntów, zlokalizowanych w granicach projektowanej inwestycji: nie badano
Oznaczenie kancelaryjne złożenia pracy geodezyjnej: GGO.6640.1179.2017
Oznaczenie granic obszaru, który był przedmiotem aktualizacji:

Data opracowania mapy:
19.11.2017r.

Wykonawca

GEODEZJA
mgr inż. Szymon Chwałek
ul. Słowackiego 12, 61-800 Ostrów Wielkopolski
tel. 62-243-52-62 Reg. 300337233

GEODEZJA PRACOWNICY
mgr inż. Szymon Chwałek
mgr inż. Rafał Olejniczak
Upr. G.G. 11 014 771 204


klauzula PODGIK

Poświadczam, że niniejszy dokument został opracowany w wyniku prac geodezyjnych i kartograficznych, których rezultaty zawiera operat techniczny wpisany do ewidencji materiałów państwowego zasobu geodezyjnego i kartograficznego

STAROSTA OSTROWSKI
(Organ prowadzący ewidencję zasobu geodezyjnego i kartograficznego)
P.3017.20.18.221.5
(identyfikator ewidencyjny materiału zasobu - operatu technicznego)

17 STY. 2018
(Data wpisania operatu technicznego do ewidencji materiałów zasobu)
Z up. STAROSTY

Kierownik Powiatowego Ośrodka Dokumentacji Geodezyjnej i Kartograficznej
Renata Swiak

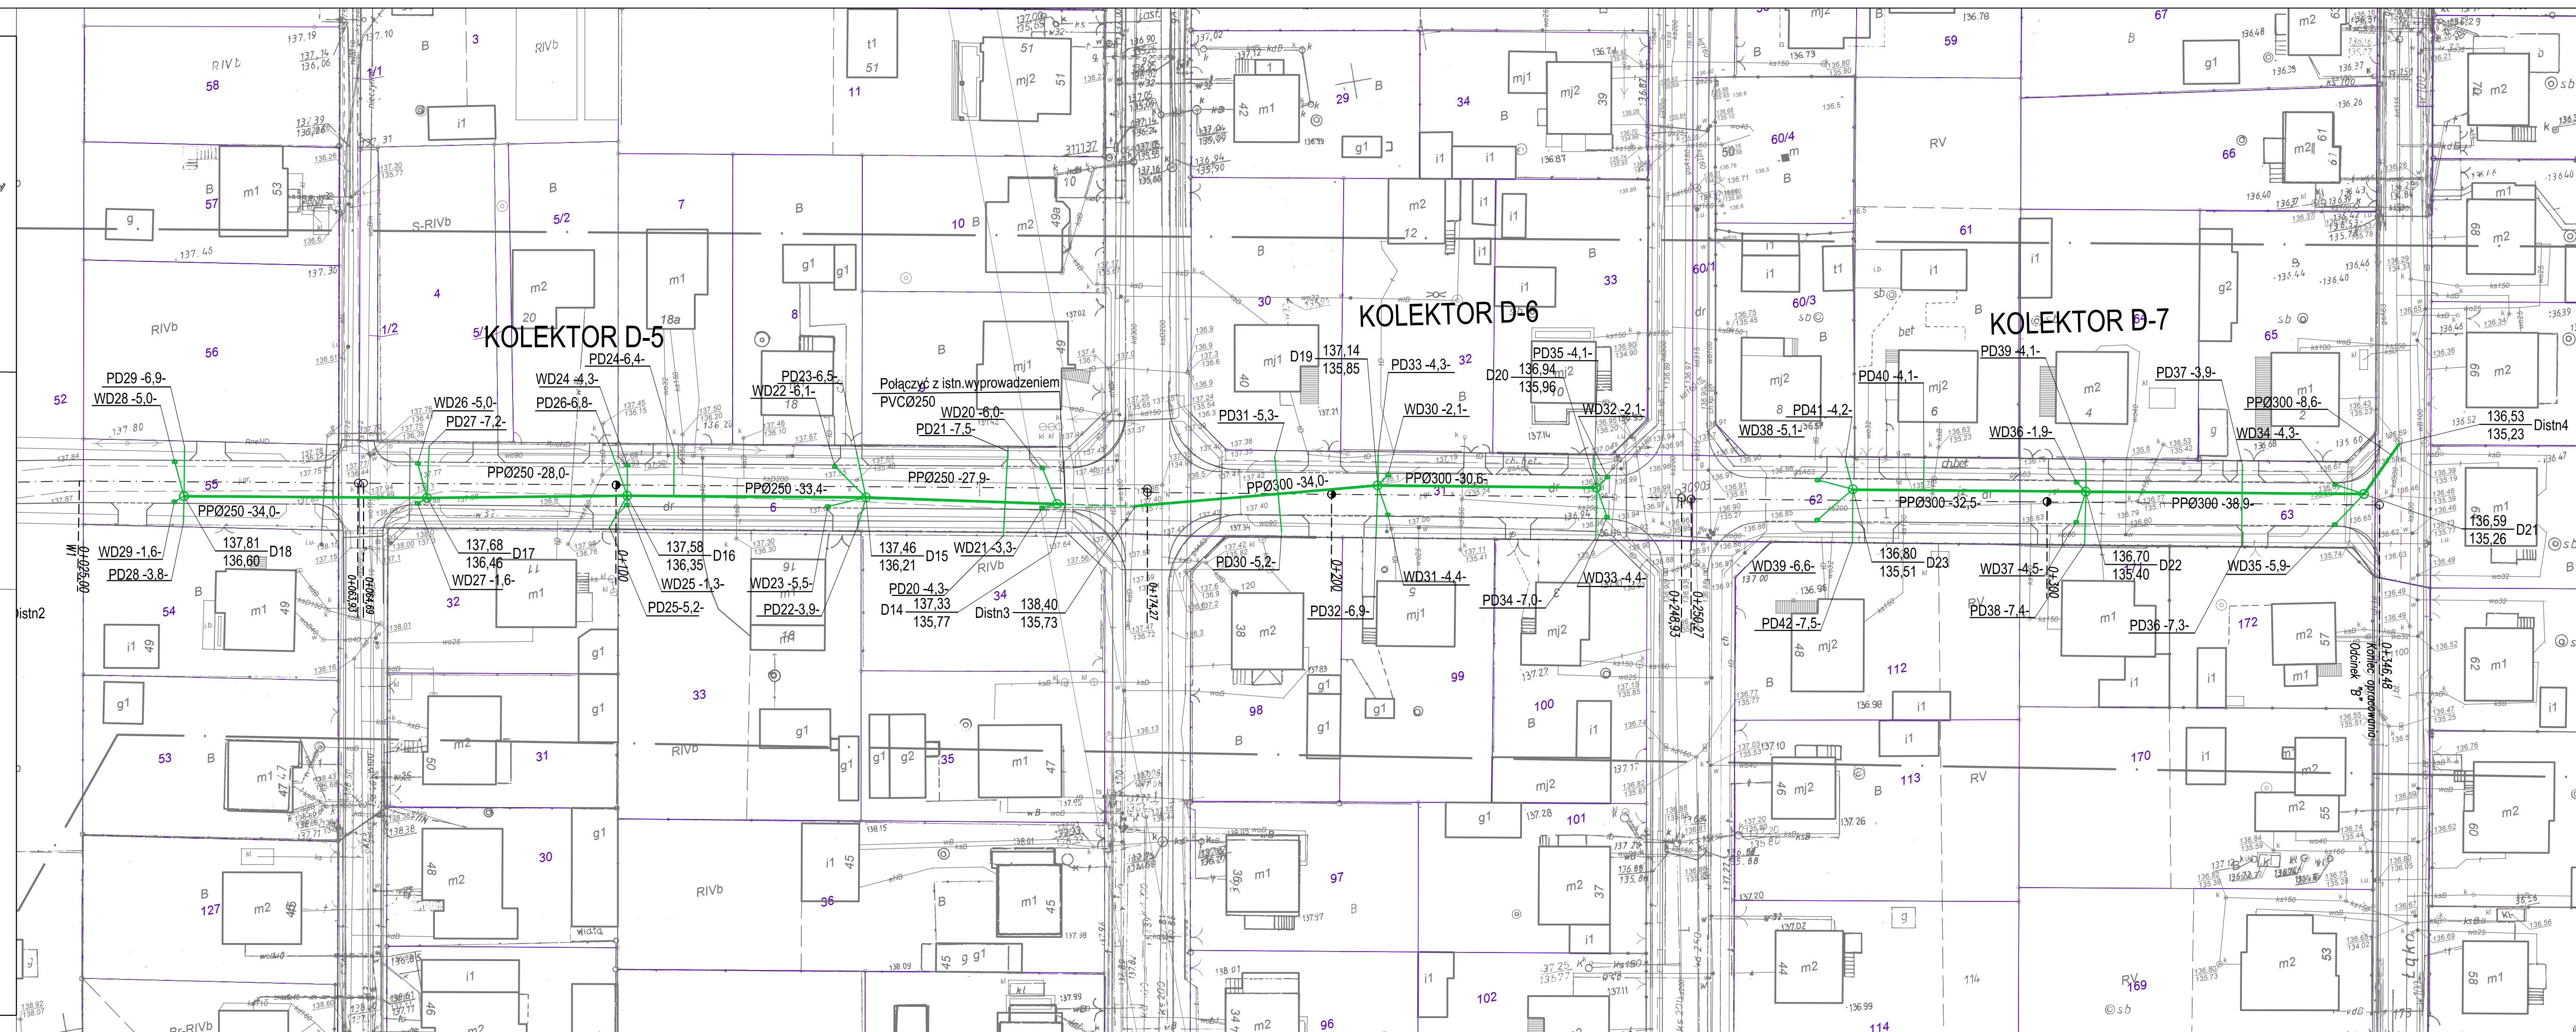

LEGENDA

---	PROJ. KRAWĘŻNIKI I OBRZEŻA 15x30, 8x30, 6x20
PPØ300	PROJ. RURIACIĄGI KAN. DESZCZ. z rur PPØ250-300
D1	PROJ. STUDNIE REWIZYJNE bet. Ø1000
WD1	PROJ. WPUSTY DESZCZOWE bet. Ø500 z przyl. PVCØ160
PD1	PROJ. PRZYŁĄCZA DESZCZOWE przyl. PVCØ160 zakończone korkiem przy granicy

Jest kopia mapy do celów projektowych zarejestrowanej przez Starostę Ostrowskiego pod numerem P.3017.2018.221_5 w dniu 17.01.2018 r.
Potwierdzam zgodność z oryginałem.

Miejski Zarząd Dróg ul. Zamenhofa 2 63-400 Ostrów Wielkopolski		 Stadium Projekt Wykonawcy Skala 1:500 Data oprac. Luty 2018r.
Jednostka projektowa Zakład Projektowo-Usługowy Inżynierii Środowiska "PRIMEKO" 62-800 Kalisz, ul. Łódzka 210 tel/fax 62 767 02 63 www.primeko.com.pl e-mail: primeko@o2.pl		
Nazwa obiektu	Budowa kanalizacji deszczowej w ulicy Kasztanowej w Ostrowie Wielkopolskim	
Adres obiektu	ul. Kasztanowa, Ostrów Wielkopolski	
Nazwa rysunku	PLAN ZAGOSPODAROWANIA TERENU	
Projektant	inż. Jarosław Grześlak upr. nr 1131-1132/31/PW/2002	Rys nr.
Sprawdzający	mgr inż. Monika Żurawska upr. nr WKP/0213/PWOS/06	1
Opracowujący	mgr inż. Łukasz Cholewa	
Opracowujący	mgr inż. Rafał Olejniczak	